


Anlage 2 - Lageplan

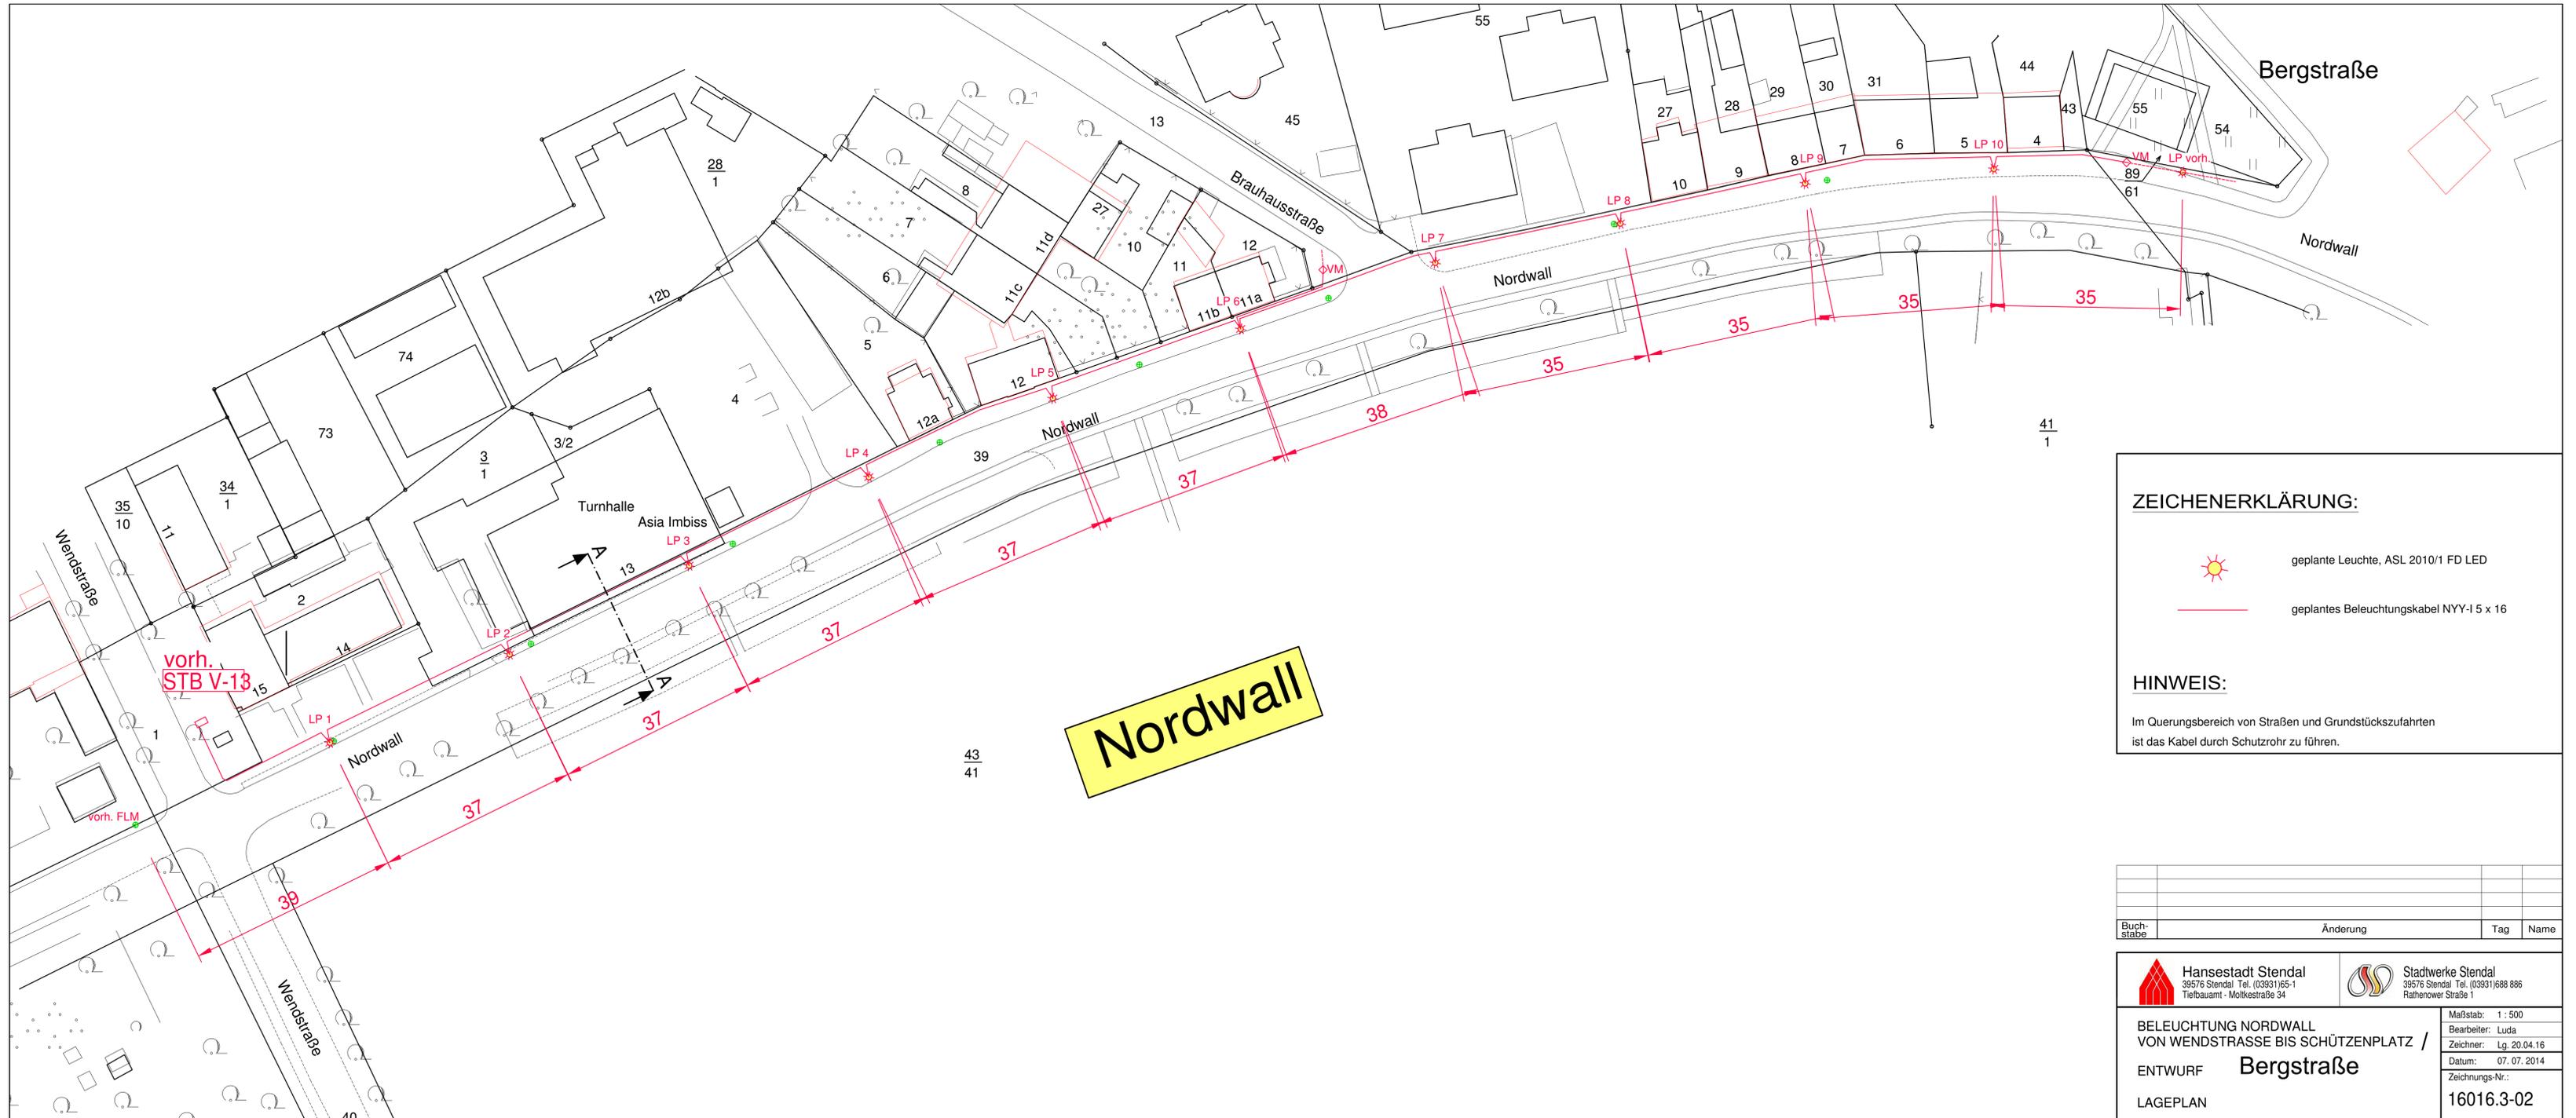

ZEICHENERKLÄRUNG:

-  geplante Leuchte, ASL 2010/1 FD LED
-  geplantes Beleuchtungskabel NYY-15 x 16

HINWEIS:

Im Querungsbereich von Straßen und Grundstückszufahrten ist das Kabel durch Schutzrohr zu führen.

Buchstabe	Änderung	Tag	Name

 Hansesstadt Stendal <small>39576 Stendal Tel. (03931)65-1 Tiefbauamt - Mollkestraße 34</small>	 Stadtwerke Stendal <small>39576 Stendal Tel. (03931)688 886 Rathenower Straße 1</small>	Maßstab: 1 : 500
		BELEUCHTUNG NORDWALL VON WENDSTRASSE BIS SCHÜTZENPLATZ / Bergstraße ENTWURF LAGEPLAN
Bearbeiter: Luda Zeichner: Lg. 20.04.16 Datum: 07.07.2014 Zeichnungs-Nr.: 16016.3-02		