


Anlage 2a - Lageplan Teil 1

Y:\Plottaufträge_LUDA\19016.3-Animer Damm3_lp.dwg, b1_500, 03.04.2019 11:28:28, ScanSoft PDF Create (temporary\7575.pcc3, Custom Paper Size, 1,0,5

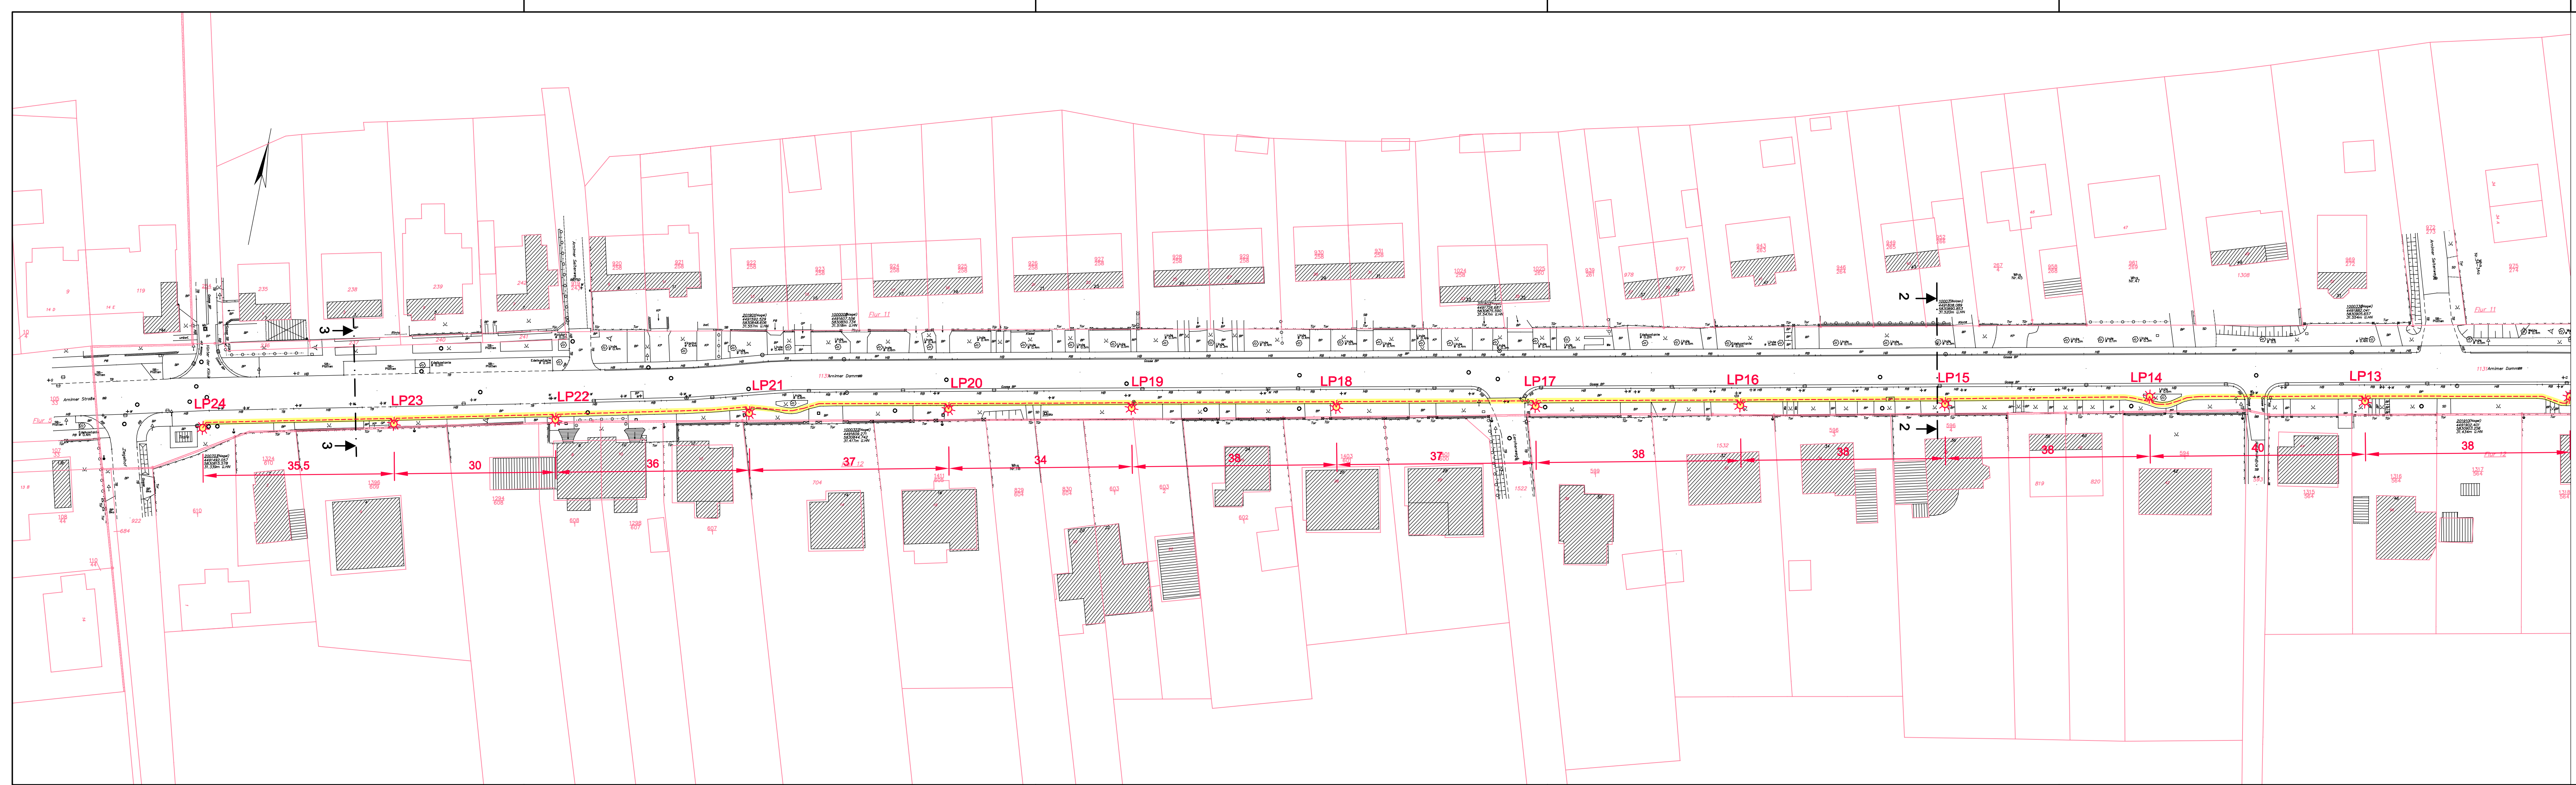

ZEICHENERKLÄRUNG:

- geplante Leuchte, Leuchte Typ ASL 2010 - LED
LPH = 7,5 m
- geplantes Beleuchtungskabel NYY-1 5 x 16 mm²
Soloverlegung
- geplantes Beleuchtungskabel NYY-1 5 x 16 mm²
Mitverlegung seitens VNB
- vorhandenes Beleuchtungskabel NYY-1 5 x 16 mm²
- Rückbau der Leuchten an Freileitungsanlage
- Kabelschutzhohr da 110 im Bereich von Straßen- und Zufahrtsquerungen
- Verbindungsmanne
- spannungsfeste Endmanne

HINWEIS:

Leuchtenstandorte werden gemeinsam mit AG vor Ort festgelegt!

Buchstabe	Änderung	Tag	Name

Hansestadt Stendal
39576 Stendal Tel. (03931)65-1
Tiefbauamt - Mollkestraße 34

Stadtwerke Stendal
39576 Stendal Tel. (03931)688 886
Rathenower Straße 1

NEUERRICHTUNG EINER STRASSENBELEUCHTUNGSANLAGE ARNIMER DAMM IN STENDAL - ABSCHNITT ZIEGELHOF BIS PFERDEMÄRSCHEN

ENTWURF
LAGEPLAN BELEUCHTUNG - BLATT 2

Maßstab: 1 : 500
Bearbeiter: Luda
Zeichner: Lg. 01.04.19
Datum: 04. 04. 2019
Zeichnungs-Nr.: 19016.3-03