


Anlage 2b - Lageplan Teil 2

Y:\Plottaufträge_LUDA\19016.3-Animer Damm3_lp.dwg, b12_500_03.04.2019 11:30:47, ScanSoft PDF Create (temporar\3915.pcc3, Custom Paper Size, 1,0,5

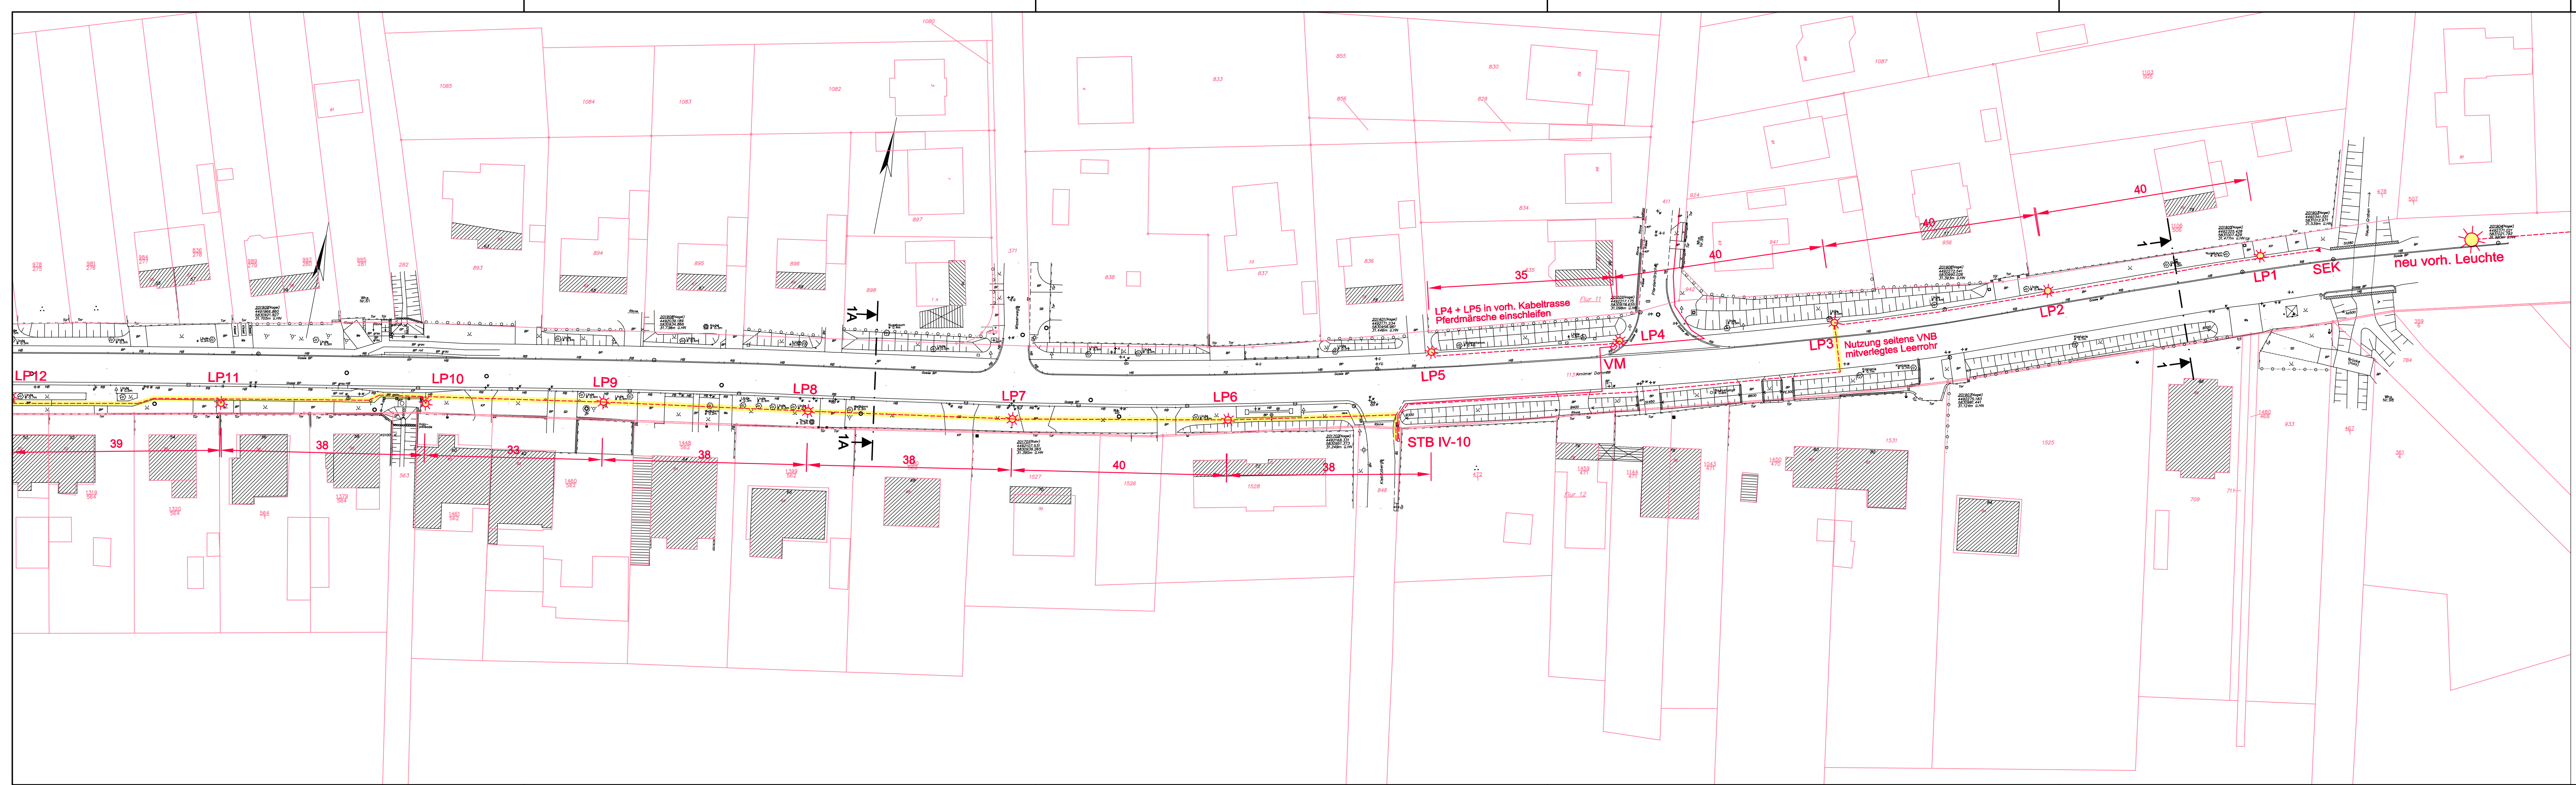

ZEICHENERKLÄRUNG:

- geplante Leuchte, Leuchte Typ ASL 2010 - LED
LPH = 7,5 m
- geplantes Beleuchtungskabel NYY-1 5 x 16 mm²
Soloverlegung
- geplantes Beleuchtungskabel NYY-1 5 x 16 mm²
Mitverlegung seitens VNB
- vorhandenes Beleuchtungskabel NYY-1 5 x 16 mm²
- Rückbau der Leuchten an Freileitungsanlage
- Kabelschutzrohr da 110 im Bereich von Straßen- und Zufahrtsquerungen
- Verbindungsstücke
- spannungsfeste Endmuffe

HINWEIS:

Leuchtenstandorte werden gemeinsam mit AG vor Ort festgelegt!

Buchstabe	Änderung	Tag	Name

Hansestadt Stendal 39576 Stendal Tel. (03931)65-1 Tiefbauamt - Mollkestraße 34	Stadtwerke Stendal 39576 Stendal Tel. (03931)688 886 Rathenower Straße 1
---	---

NEUERRICHTUNG EINER STRASSENBELEUCHTUNGSANLAGE ARNIMER DAMM IN STENDAL - ABSCHNITT ZIEGELHOF BIS PFERDEMÄRSCHEN

ENTWURF
LAGEPLAN BELEUCHTUNG - BLATT 1

Maßstab: 1 : 500
Bearbeiter: Luda
Zeichner: Lg. 01.04.19
Datum: 04. 04. 2019
Zeichnungs-Nr.: 19016.3-02